 


2. OG
Top E2.07
2 Zimmer
55,30 m²

Alle offenen Fenster sind Drehklappenfenster, restliche Fenster sind fixverglast.
Dargestellte Einrichtungsgegenstände sind unverbindliche Vorschläge, zulässige Bautoleranzen sind möglich, Planmaße sind Rohbaumaße.
Für die Einrichtung gilt es Naturmaß zu nehmen. Geringfügige Flächenabweichungen aufgrund technischer oder behördlicher Erfordernisse können nicht ausgeschlossen werden. Allfällige strichliert dargestellte Sanitärgegenstände stellen Umbaumöglichkeiten auf barrierefreies Wohnen dar.



Projekt
**QUARTIER
RIEDENBURG**
Ein Projekt von gswb und
STRAUSS & PARTNER
Development GmbH
Moosstraße 3D


Bauherr
gswb
Gemeinnützige Salzburger
Wohnbaugesellschaft m.b.H.
Ignaz-Harrer-Straße 84
5020 Salzburg

Planer
**fally
plus
partner.**
Architekten ZT GmbH
**SCHWARZENBACHER
STRUBER
ARCHITECTEN**


Geschoß	Rechtsform	Bauteil / Top	Zimmer	m²
2. Obergeschoß	E	Top E2.07	2	55,30



Geschoßübersicht

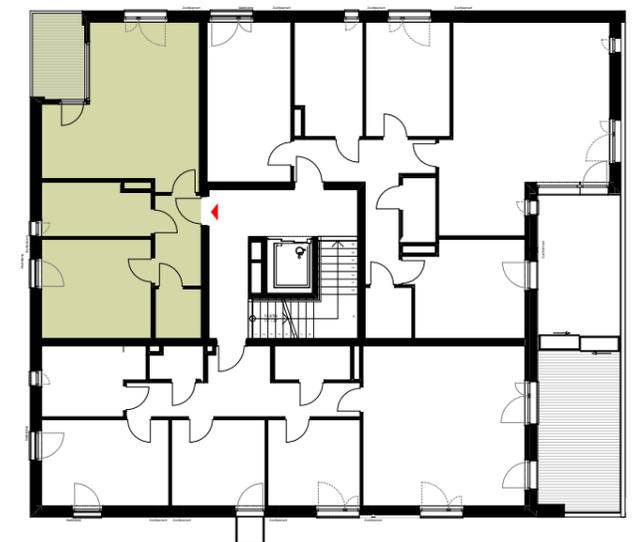

Maßstab	Nummer / Index / Datum	Bauaufsicht	HT/ET	Freigabe
1:50	RIB-V1-E2.07.1a / 0 13.07.2017			

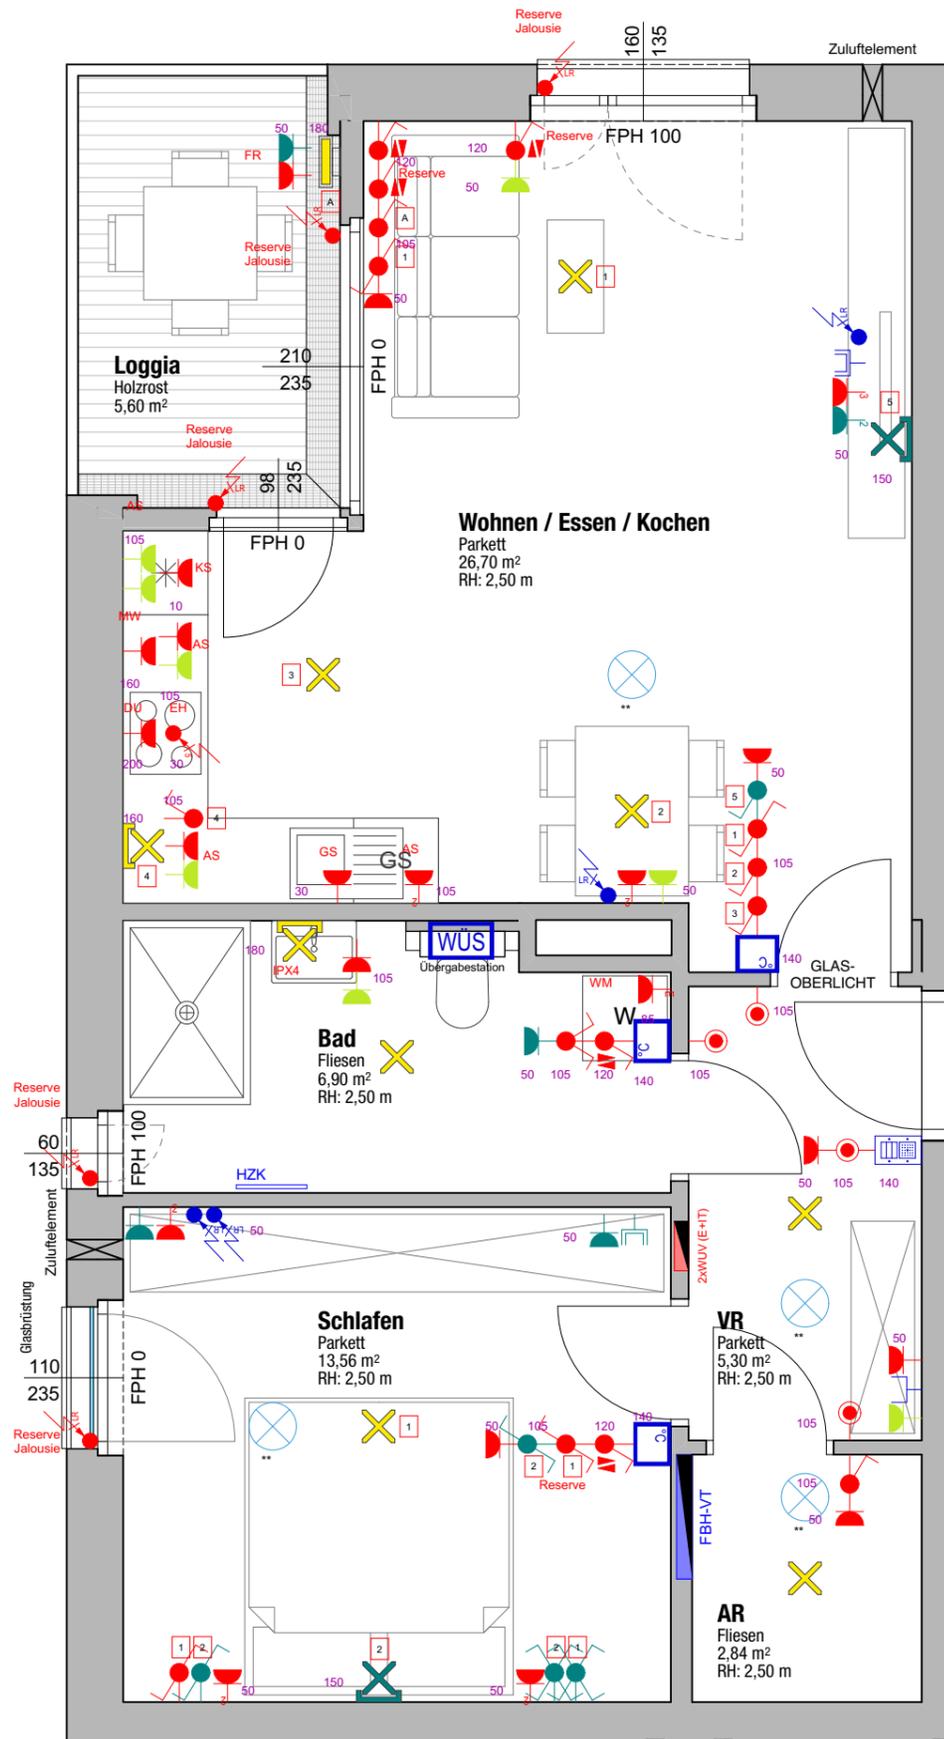

2. OG
Top E2.07
2 Zimmer
55,30 m²

Projekt
QUARTIER RIEDENBURG
Ein Projekt von gswb und STRAUSS & PARTNER Development GmbH
Moosstraße 3D

Bauherr
gswb
Gemeinnützige Salzburger Wohnbaugesellschaft m.b.H.
Ignaz-Harrer-Straße 84
5020 Salzburg

Planer
fally plus partner.
Architekten ZT GmbH
SCHWARZENBACHER STRUBER ARCHITEKTEN

Geschoß	Rechtsform	Bauteil / Top	Zimmer	m²
2. Obergeschoß	E	Top E2.07	2	55,30

Starkstrom:

30	Steckdose	105	Jalousieschalter
30	Steckdosen (2,3,4,5-fach)	105	Dimmer
30	Schaltbare Steckdose	105	Taster unbeleuchtet
30	Steckdose eigener Stromkreis	105	Taster beleuchtet
30	Steckdose 400V	140	Not Aus Taster
30	EDV-Steckdose	105	Bewegungsmelder
30	EDV-Steckdosen (2,3,4,5-fach)	30	Sumpfpumpe PUSU
105	Ausschalter	--	Jalousie-Antriebsmotor
105	Ausschalter 2-polig	--	Motor
105	Kontrollschalter	--	Lüfter
105	Schüsselschalter	--	Boiler
105	Zeitschalter 0-15min.	220	Dämmerungssensor
105	Serienschalter	--	Auslassdose 230V
105	Wechselschalter	--	Auslassdose 400V
105	Kreuzschalter	--	Auslassdose Leerrohr

Schwachstrom:

140	Türsprechanlage ohne Video	105	Taster Schwachstrom
140	Türsprechanlage mit Video	120	Schlüsselschalter
30	Telefonanschlußdose (TDO)	140	Raumtemperaturfühler
30	TV-Dose	--	Außentemperaturfühler
30	EDV-Dose RJ 45-Einzeldose	--	Indikator Schwachstrom
30	EDV-Dose RJ 45-Doppeldose	--	Auslassdose Leerrohr
--	Türöffner	--	Auslass Schwachstrom

Beleuchtung:

⚡	Lichtauslaß	⦿	Anbauleuchte rund
✕	Deckenlichtauslaß	⦿	Anbauleuchte eckig
✕	Wandlichtauslaß	⦿	Einbauleuchte rund
⦿	Schiffsleuchte	⦿	Einbauleuchte eckig
⦿	Lichtleiste stehend	⦿	Betoneinbauehäuse Einbauleuchte
—	Lichtleiste	⦿	Bodeneinbauleuchte
—	Wannenleuchte	⦿	Wandeinbauleuchte
—	Spiegelleuchte	⦿	Aufbaustrahler
—	Wandleuchte rund	—	Stromschiene
—	Wandleuchte eckig	⦿	Rettungszeichenleuchte (mit Piktogramm)
HL	Hängeleuchte	⦿	Sicherheitsleuchte (ohne Piktogramm)

Sonstiges:

WUS	Wohnungsübergabestation	DUK	Rauch-Brandmelder
■	Sonderfarbe: E-Zusatzpaket 1	■	Sonderfarbe: E-Zusatzpaket 2

Maßstab 1:50
Nummer / Index / Datum RIB-V1-E2.07.1b / 0 13.07.2017
Bauaufsicht HT/ET
Freigabe

Alle offenen Fenster sind Drehklappfenster, restliche Fenster sind fixverglast.
Dargestellte Einrichtungsgegenstände sind unverbindliche Vorschläge, zulässige Bautoleranzen sind möglich, Planmaße sind Rohbaumaße.
Für die Einrichtung gilt es Naturmaß zu nehmen. Geringfügige Flächenabweichungen aufgrund technischer oder behördlicher Erfordernisse können nicht ausgeschlossen werden. Allfällige strichliert dargestellte Sanitärgegenstände stellen Umbaumöglichkeiten auf barrierefreies Wohnen dar.

