
 


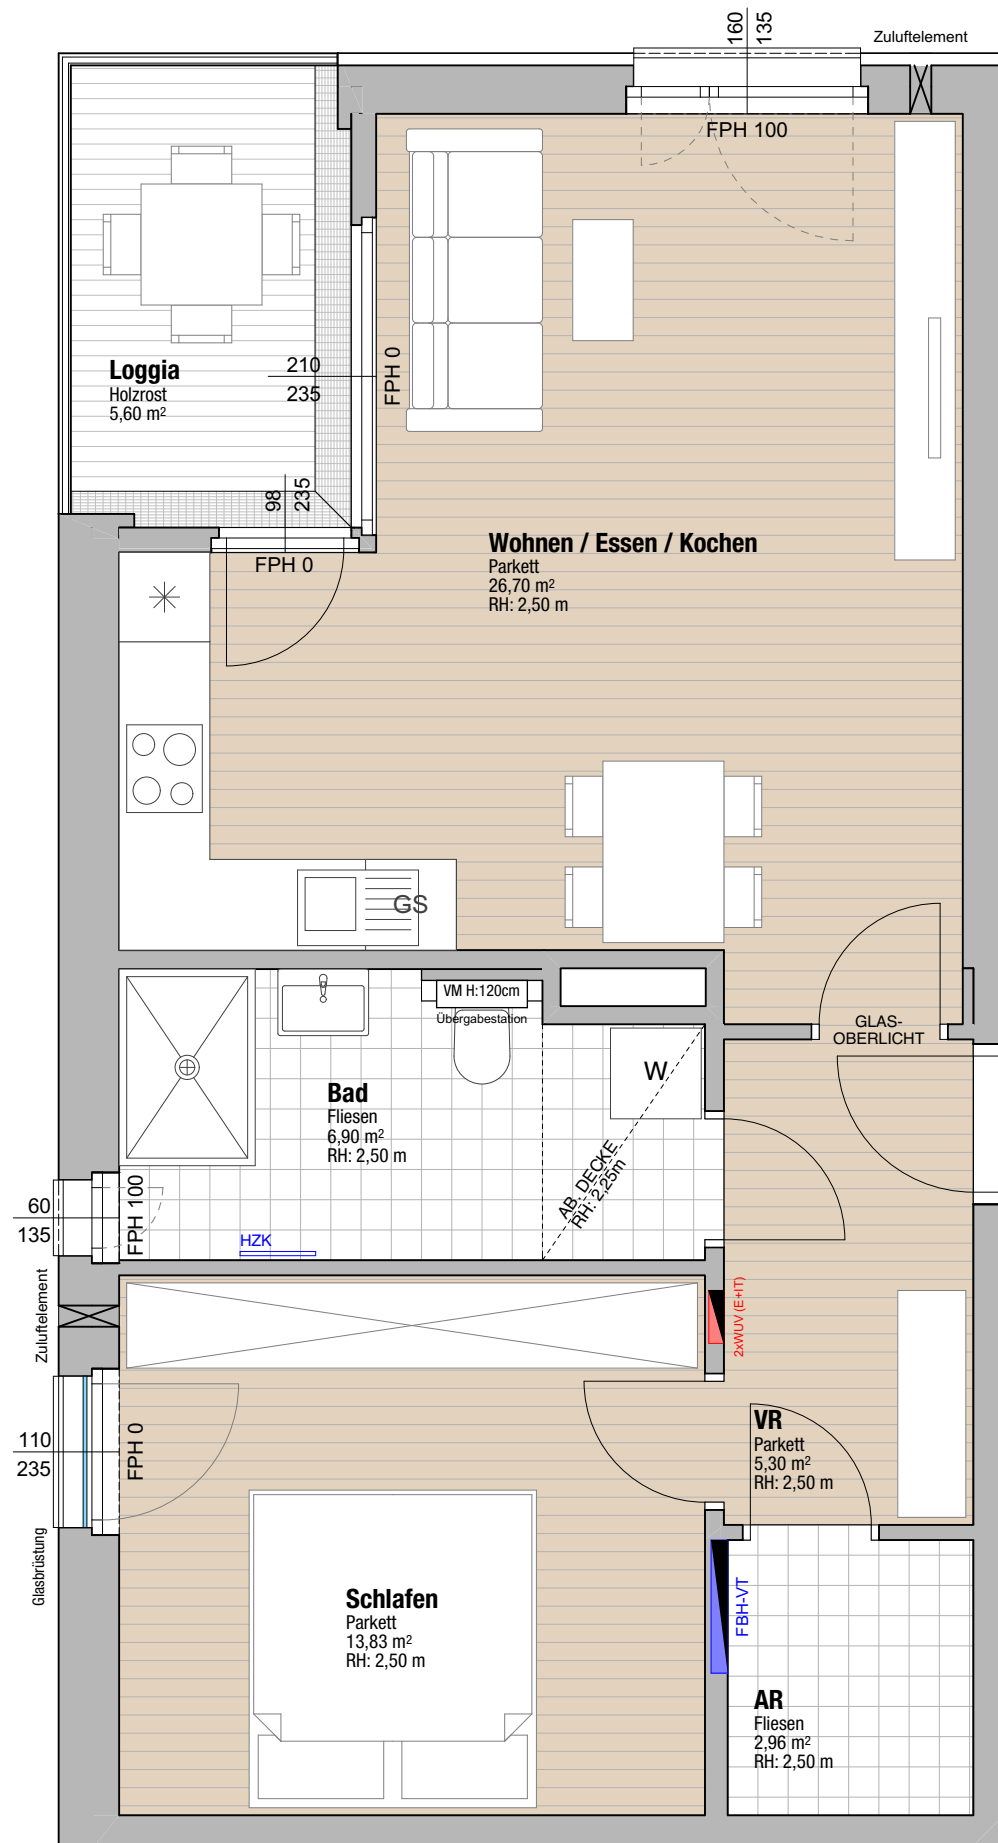

4. OG
Top E2.12
2 Zimmer
55,69 m²

Alle öffenbaren Fenster sind Drehkippenfenster, restliche Fenster sind fixverglasst.
Dargestellte Einrichtungsgegenstände sind unverbindliche Vorschläge, zulässige Bautoleranzen sind möglich, Planmaße sind Rohbaumaße.
Für die Einrichtung gilt es Naturmaß zu nehmen. Geringfügige Flächenabweichungen aufgrund technischer oder behördlicher Erfordernisse können nicht ausgeschlossen werden. Allfällige strichliert dargestellte Sanitärgegenstände stellen Umbaumöglichkeiten auf barrierefreies Wohnen dar.



Projekt

QUARTIER
RIEDENBURG

Ein Projekt von gswb und
STRAUSS & PARTNER
Development GmbH

Moosstraße 3D

Bauherr

gswb

Gemeinnützige Salzburger
Wohnbaugesellschaft m.b.H.
Ignaz- Harrer- Straße 84
5020 Salzburg

Planer

fally
plus
partner.

Architekten ZT GmbH

SCHWARZENBACHER
STRUBER
ARCHITEKTEN


Geschoß	Rechtsform	Bauteil / Top	Zimmer	m ²
4. Obergeschoß	E	Top E2.12	2	55,69

Projektübersicht

Geschoßübersicht

Maßstab 1:50	Nummer / Index / Datum RIB-V1-E2.12.1a / 0 13.07.2017	Bauaufsicht	HT/ET	Freigabe
-----------------	---	-------------	-------	----------

Alle offenen Fenster sind Drehkippfenster, restliche Fenster sind fixverglast.
Dargestellte Einrichtungsgegenstände sind unverbindliche Vorschläge, zulässige Bautoleranzen sind möglich, Planmaße sind Rohbaumaße.
Für die Einrichtung gilt es Naturmaß zu nehmen. Geringfügige Flächenabweichungen aufgrund technischer oder behördlicher Erfordernisse können nicht ausgeschlossen werden. Allfällige strichliert dargestellte Sanitärgegenstände stellen Umbaumöglichkeiten auf barrierefreies Wohnen dar.

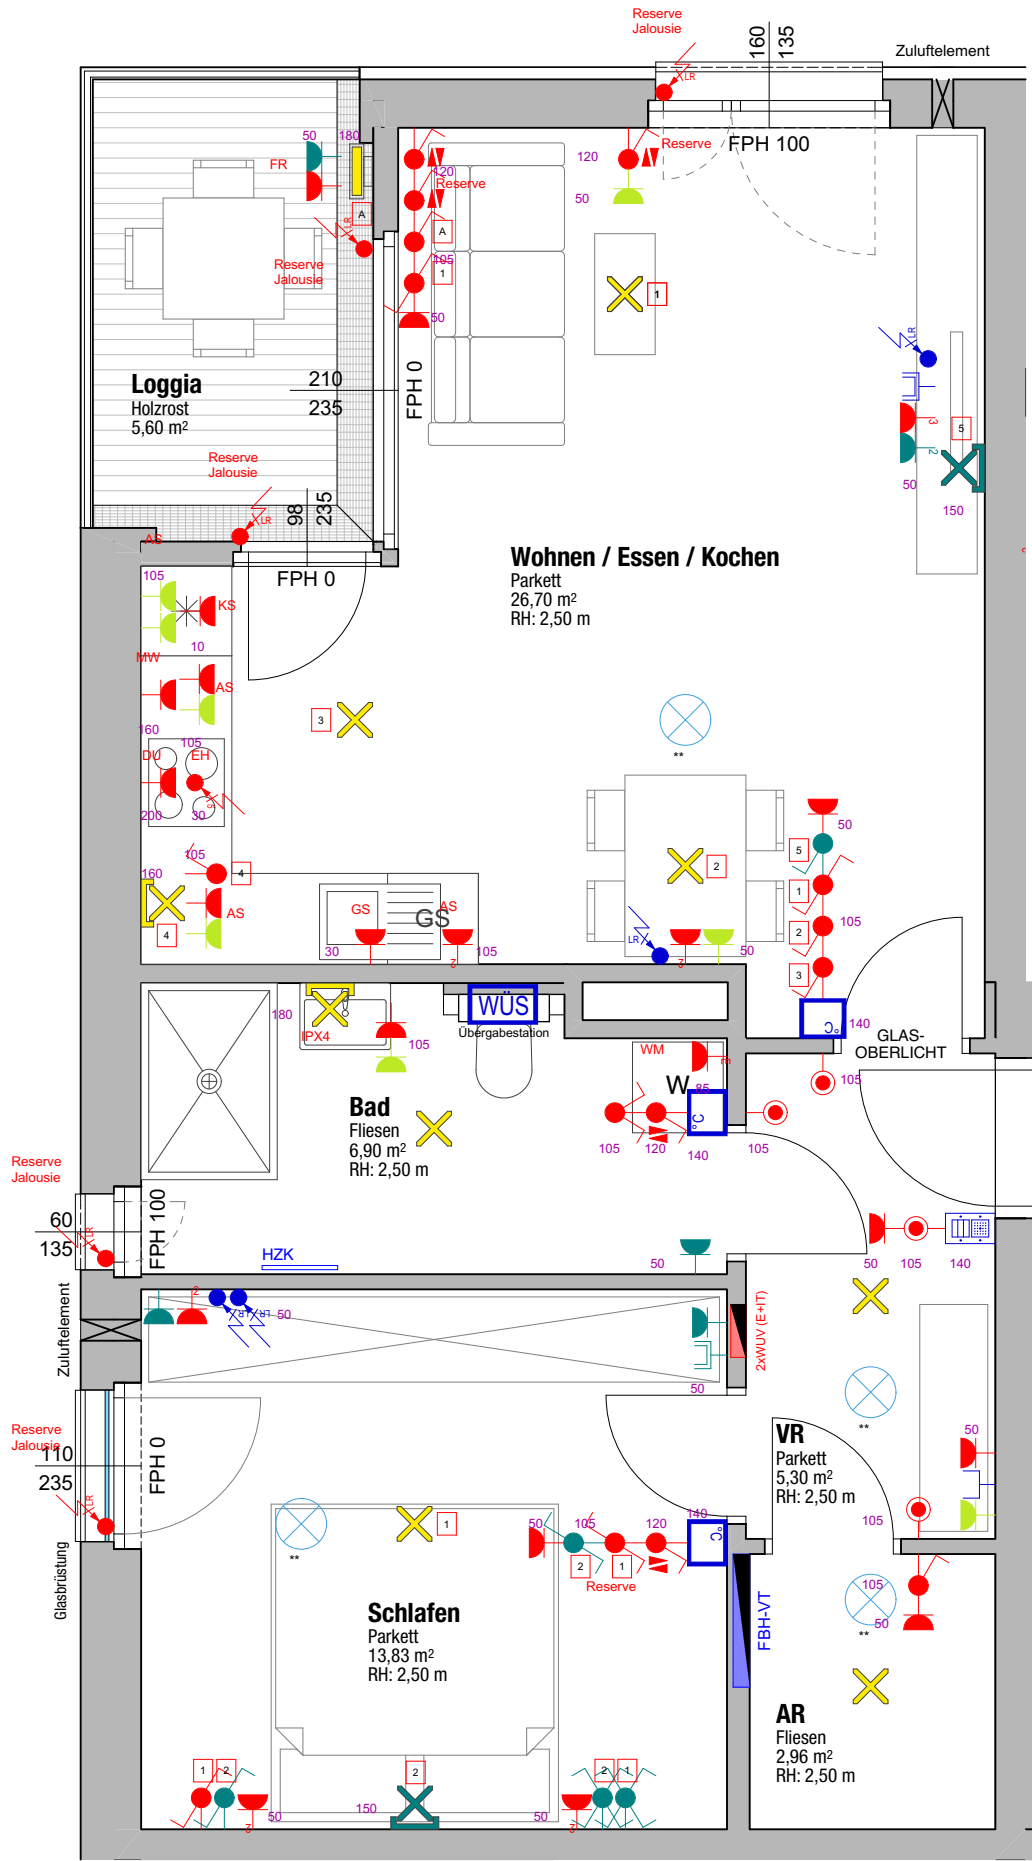

4. OG
Top E2.12
2 Zimmer
55,69 m²



Projekt

QUARTIER

RIEDENBURG

Ein Projekt von gswb und STRAUSS & PARTNER Development GmbH

Moosstraße 3D

Bauherr

gswb

Gemeinnützige Salzburger Wohnbaugesellschaft m.b.H. Ignaz- Harrer- Straße 84 5020 Salzburg

Planer

fally plus partner.

Architekten ZT GmbH

SCHWARZENBACHER STRUBER ARCHITEKTEN

Geschoß	Rechtsform	Bauteil / Top	Zimmer	m²
4. Obergeschoß	E	Top E2.12	2	55,69

Starkstrom:

30		Steckdose	105		Jalousieschalter
30		Steckdosen (2,3,4,5-fach)	105		Dimmer
30		Schaltbare Steckdose	105		Taster unbeleuchtet
30		Steckdose eigener Stromkreis	105		Taster beleuchtet
30		Steckdose 400V	140		Not Aus Taster
30		EDV-Steckdose	105		Bewegungsmelder
30		EDV-Steckdosen (2,3,4,5-fach)	30		Sumpfpumpe PUSU
105		Ausschalter	--		Jalousie-Antriebsmotor
105		Ausschalter 2-polig	--		Motor
105		Kontrollschalter	--		Lüfter
105		Schlüsselschalter	--		Boiler
105		Zeitschalter 0-15min.	220		Dämmerungssensor
105		Serienschalter	--		Auslassdose 230V
105		Wechselschalter	--		Auslassdose 400V
105		Kreuzschalter	--		Auslassdose Leerrohr

Schwachstrom:

140		Türsprechanlage ohne Video	105		Taster Schwachstrom
140		Türsprechanlage mit Video	120		Schlüsselschalter
30		Telefonanschlußdose (TDO)	140		Raumtemperaturfühler
30		TV-Dose	--		Außentemperaturfühler
30		EDV-Dose RJ 45-Einzeldose	--		Indikator Schwachstrom
30		EDV-Dose RJ 45-Doppeldose	--		Auslassdose Leerrohr
--		Türöffner	--		Auslass Schwachstrom

Beleuchtung:

	Lichtauslaß		Anbauleuchte rund
	Deckenlichtauslaß		Anbauleuchte eckig
	Wandlichtauslaß		Einbauleuchte rund
	Schiffsleuchte		Einbauleuchte eckig
	Lichtleiste stehend		Betoneinbaugehäuse Einbauleuchte
	Lichtleiste		Bodeneinbauleuchte
	Wannenleuchte		Wandeinbauleuchte
	Spiegelbeleuchte		Aufbaustrahler
	Wandleuchte rund		Stromschiene
	Wandleuchte eckig		Rettungszeichenleuchte (mit Piktogramm)
HL	Hängeleuchte		Sicherheitsleuchte (ohne Piktogramm)

Sonstiges:

	Wohnungsübergabestation	DUK		Rauch- Brandmelder
	Sonderfarbe: E-Zusatzpaket 1		Sonderfarbe: E-Zusatzpaket 2	

Maßstab	Nummer / Index / Datum	Bauaufsicht	HT/ET	Freigabe
1:50	RIB-V1-E2.12.1b / 0 13.07.2017			